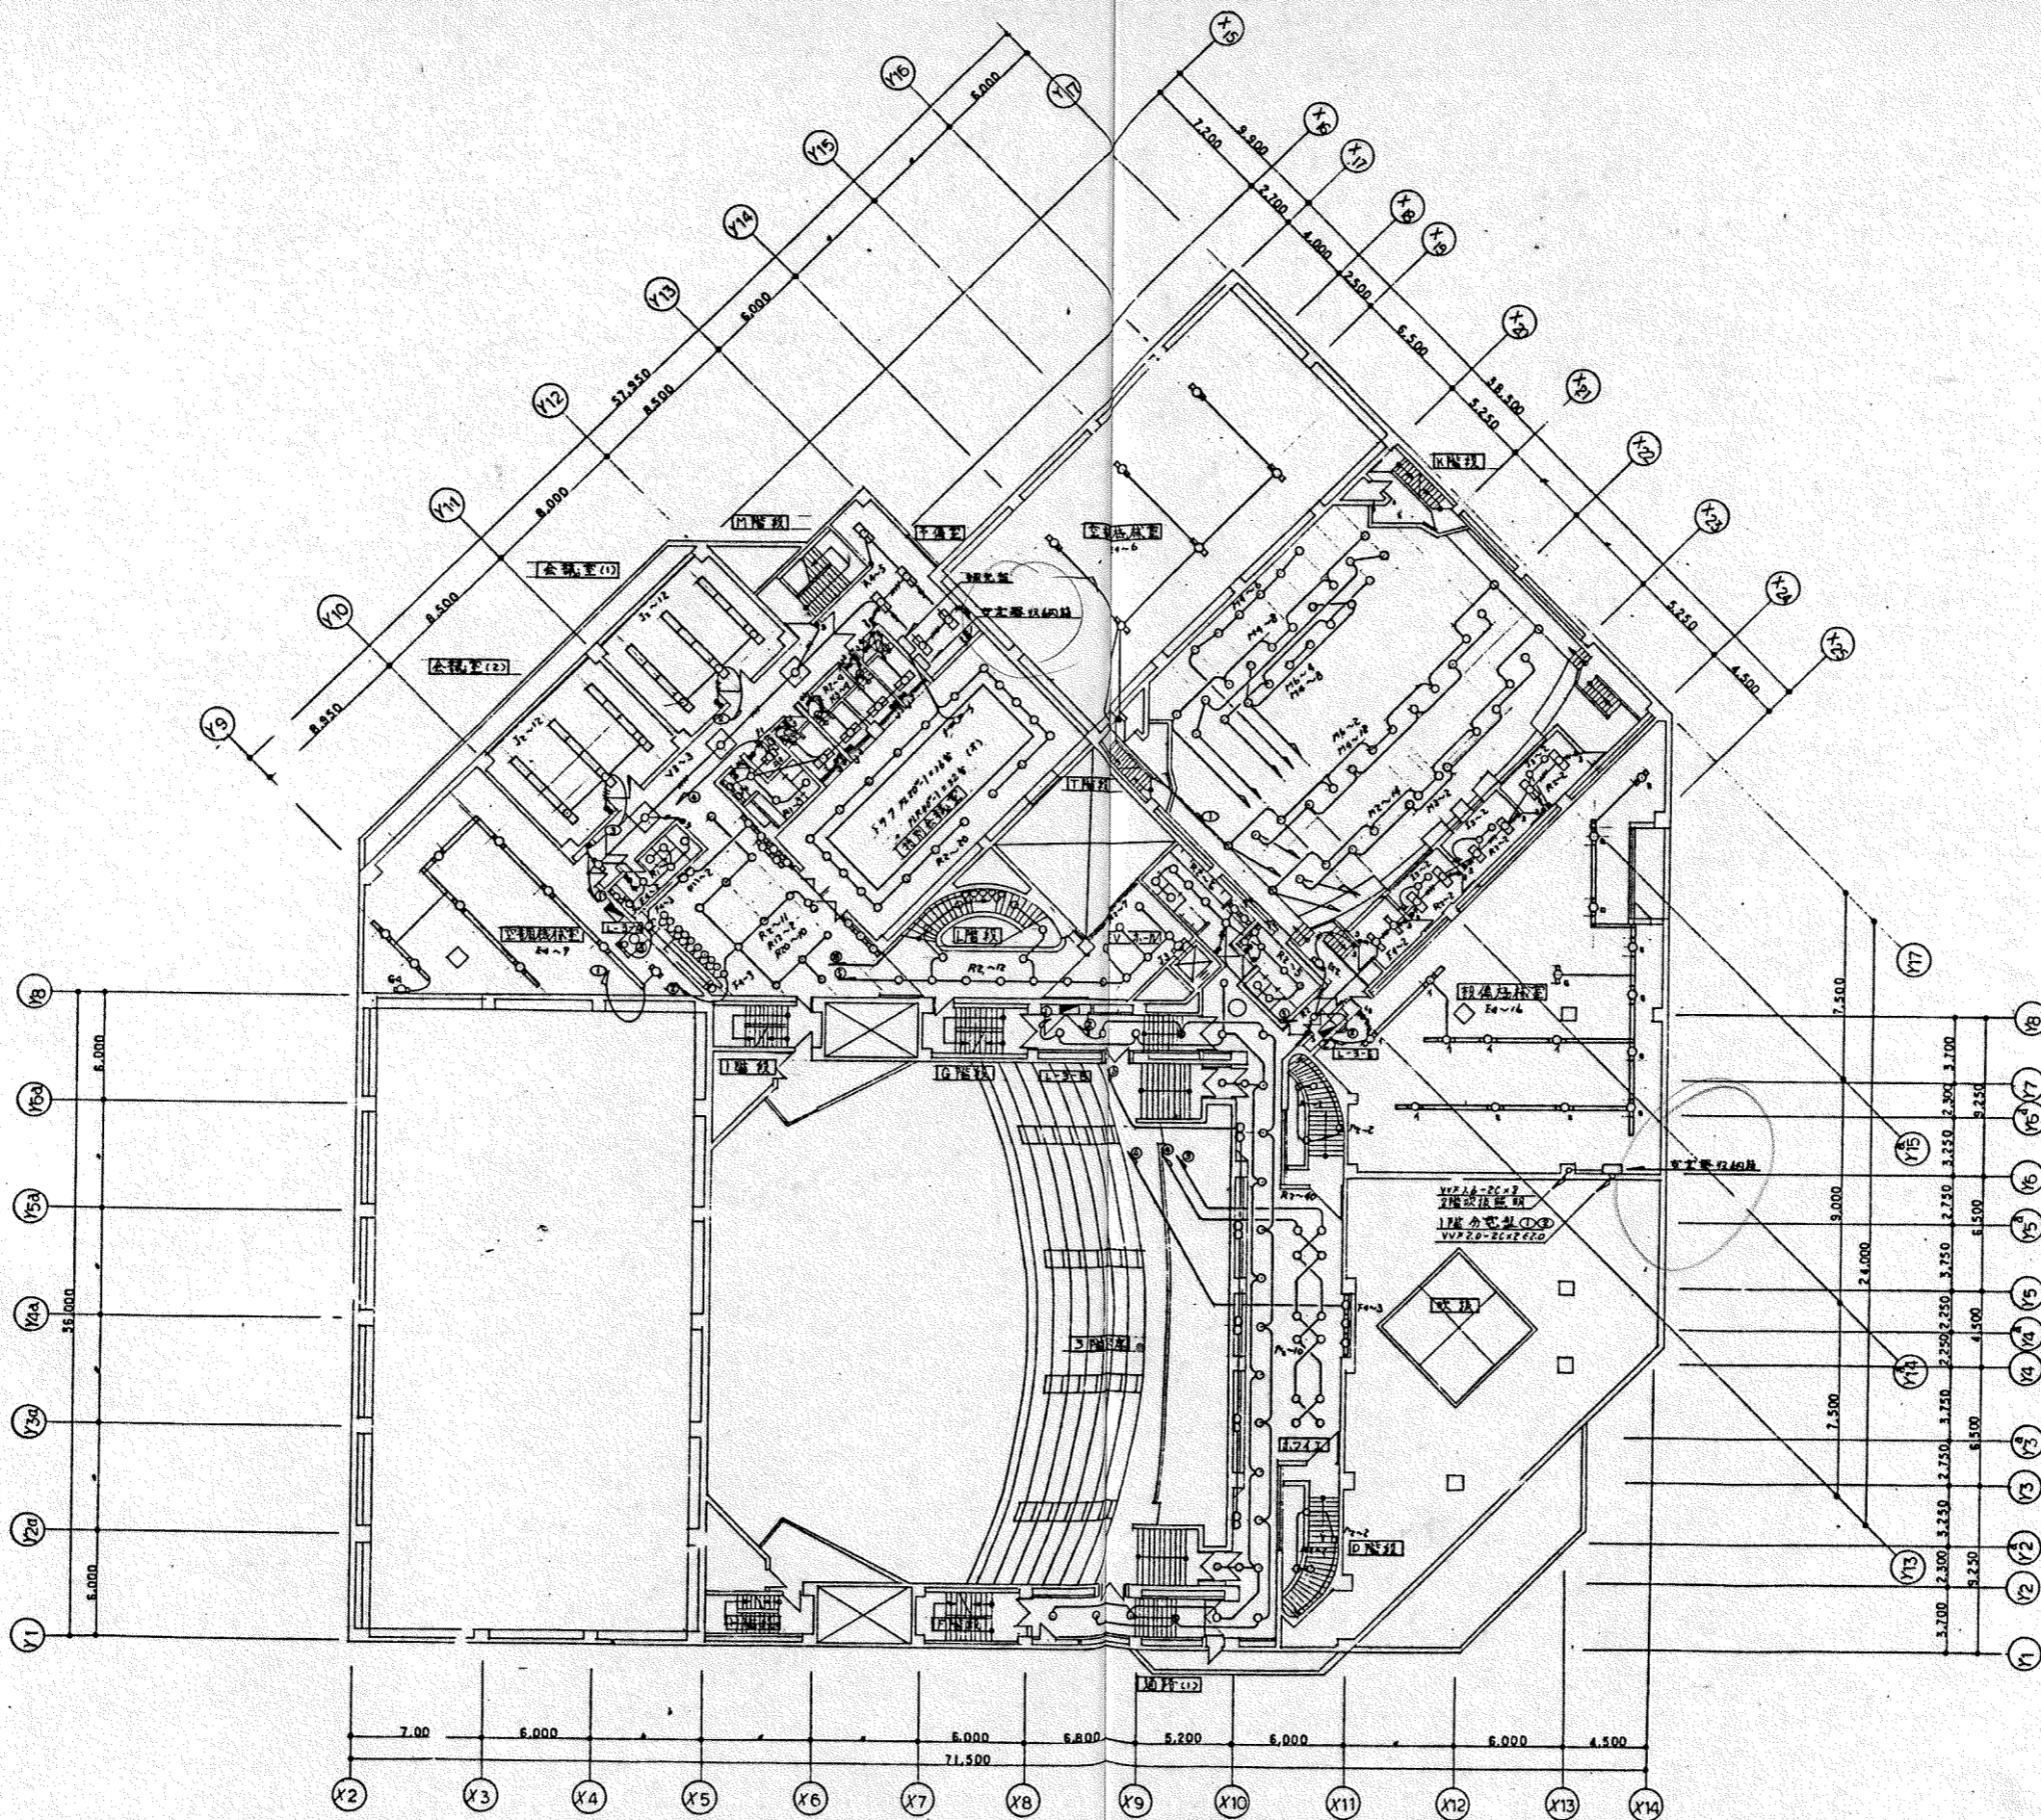
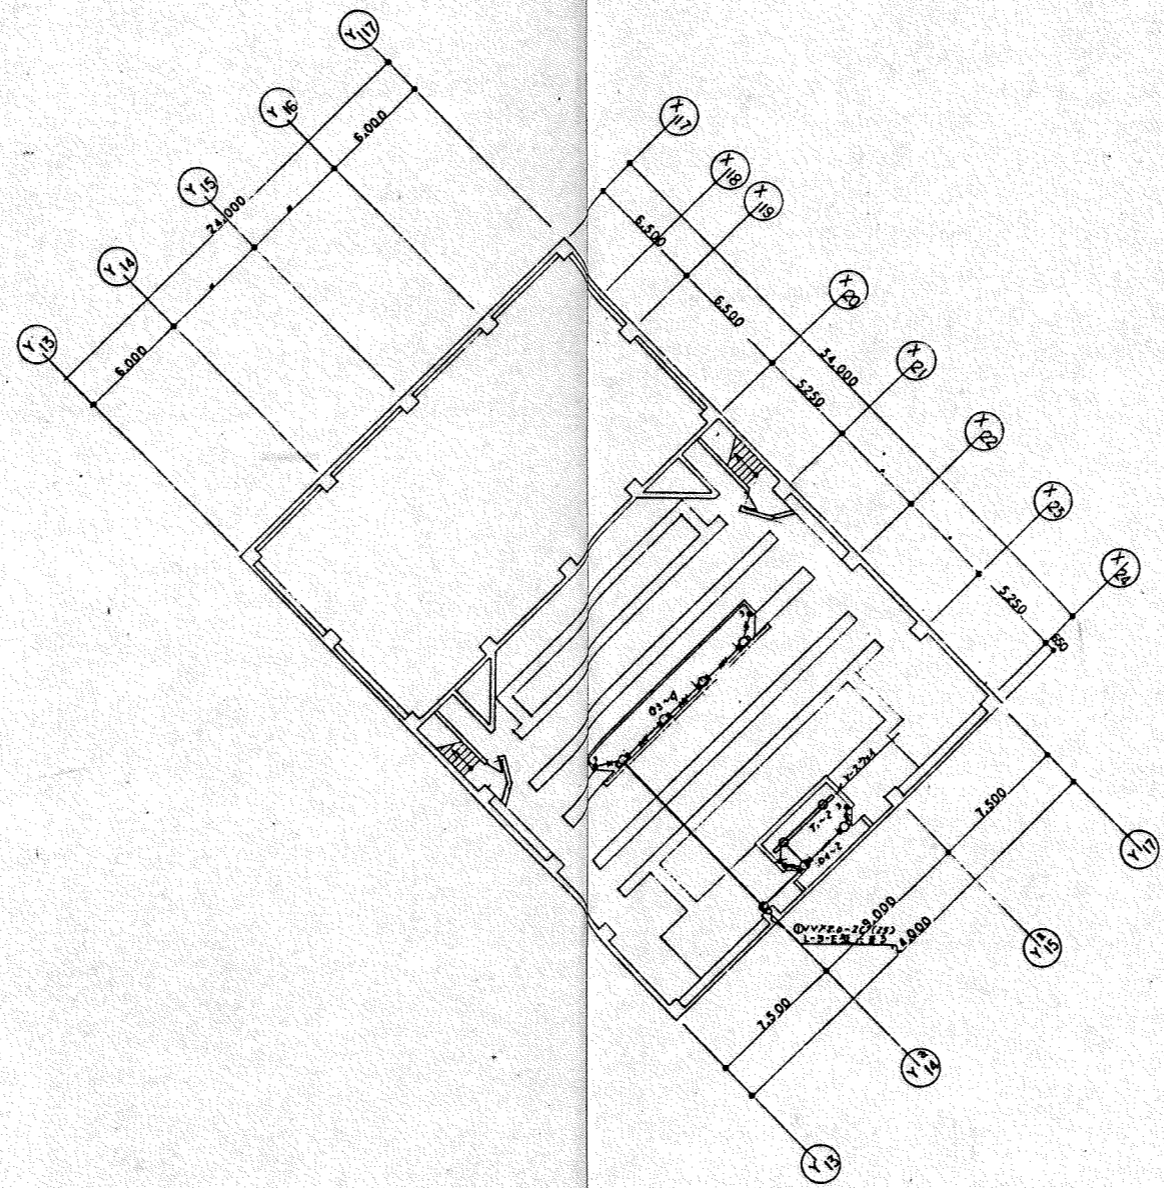


X0 5500 X1 12500 X2 7000 X3 6000 X4 67000 X5 6000 X6 6800 X7 5200 X8 6000 X9 6000 X10 4500 X11 X12 X13 X14
 Y1 3700 Y2 5550 Y3 9250 Y4 6500 Y5 4500 Y6 6500 Y7 9250 Y8 3700

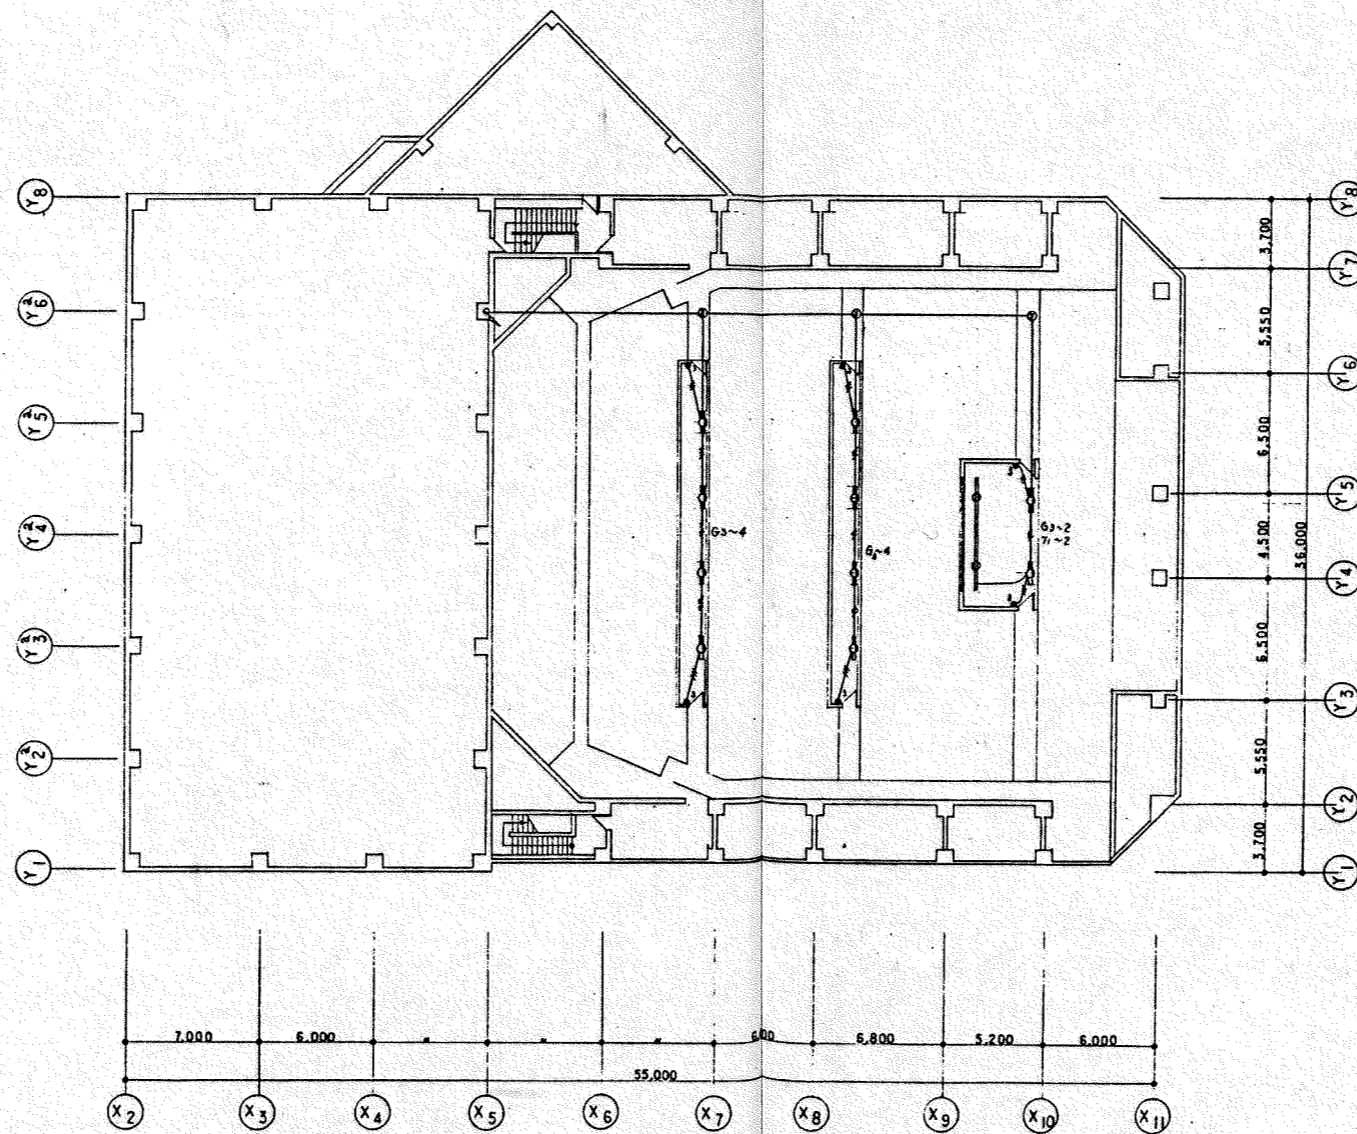
| | | | |
|------|------|---------|-------|
| 設計番号 | | 縮尺 | 1:200 |
| 図面番号 | 電 22 | 1階電灯設備図 | |
| 製作日 | | | |



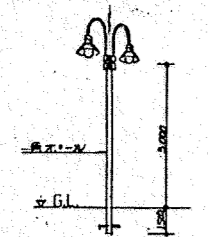

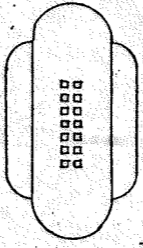




 
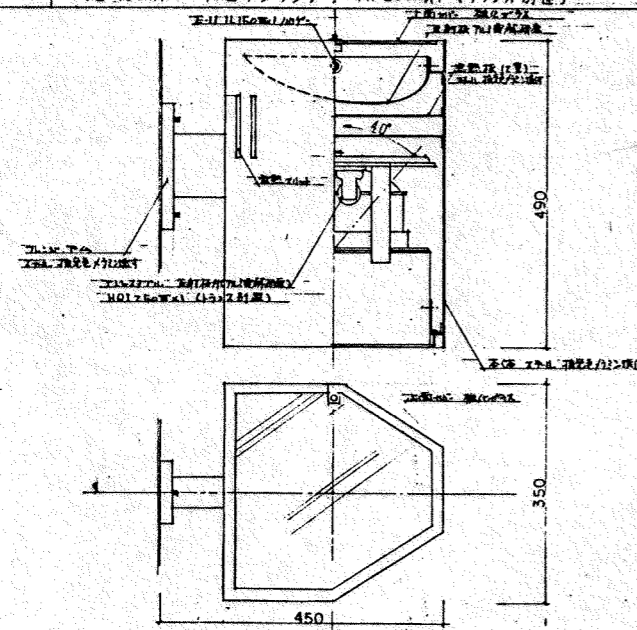
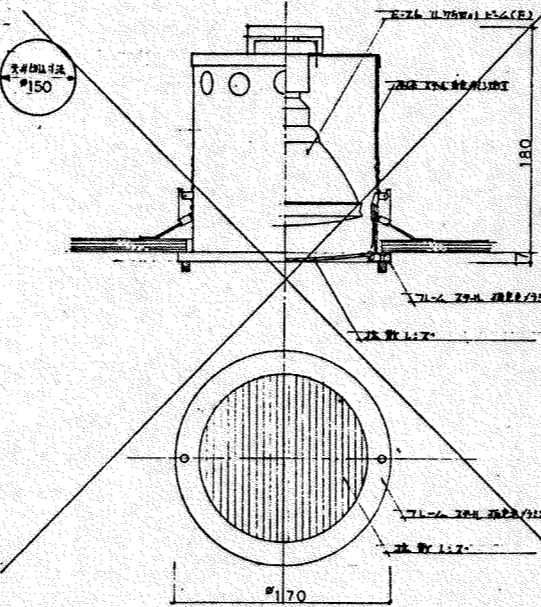
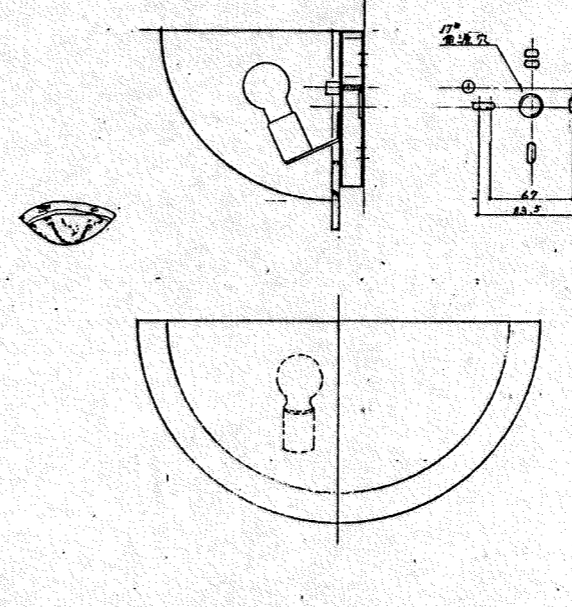
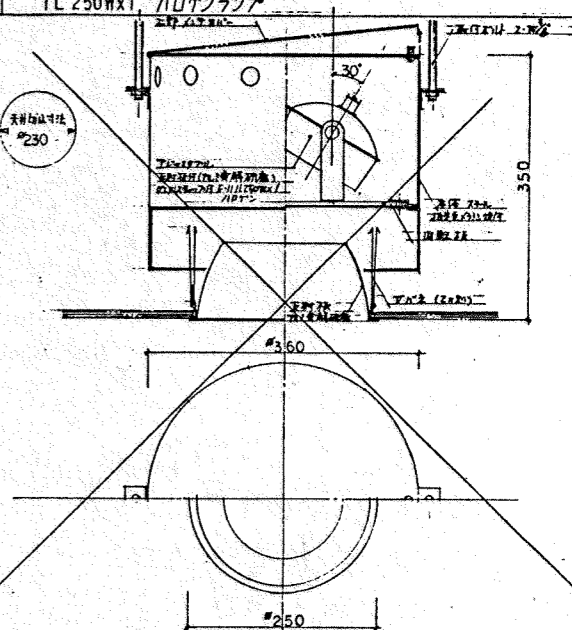
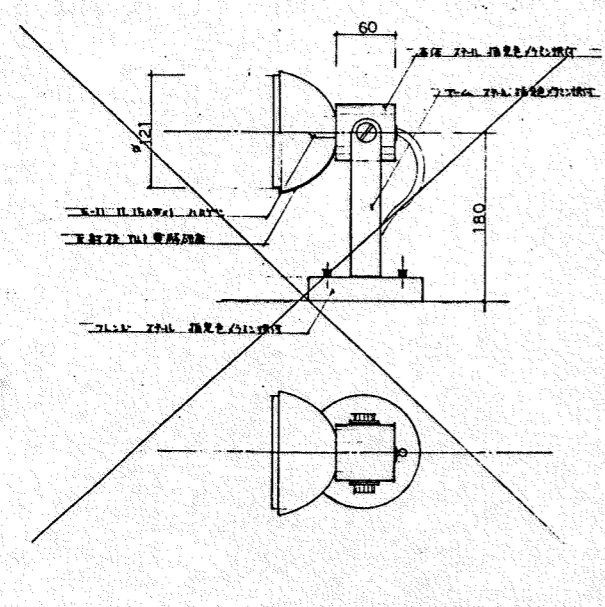
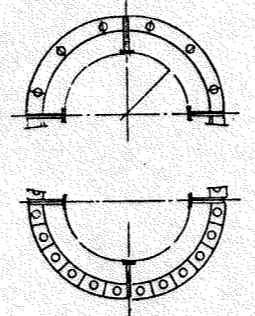
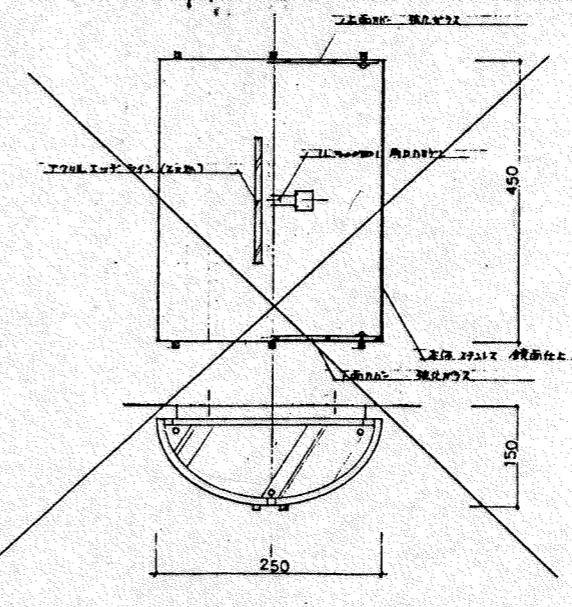
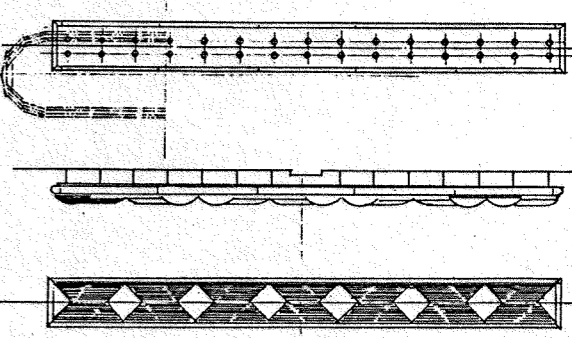
| | | |
|------|------|---------|
| 設計番号 | | 縮尺 |
| 図面番号 | 電 24 | 3階電灯設備図 |
| 製作日 | | 1:200 |



| | | |
|------|------------------|-------|
| 設計番号 | | 縮尺 |
| 図面番号 | (小ホール) | |
| 電 26 | キヤット・ウォーク階段電灯設備図 | 1:200 |
| 製作日 | | |



| | | |
|------|----------------------------|-------|
| 設計番号 | | 縮尺 |
| 図面番号 | (大ホール) 電 27 ネットワーク階電灯設図 | 1:200 |
| 製作日 | | |

| | | | | | | | |
|--|---|--|---|---|---|---|---|
| <p>(イ) 外灯 HF100Wx2</p>  | <p>(ロ) 外壁灯 IL100W 普通球</p>  | <p>(ハ) 大ホールの壁灯 IL150Wx1 ノロゲンランプ</p>  | <p>(ニ) 小ホールの壁灯 IL75Wx2 ミニクリアン</p>  | <p>(ワ) コーヒーショップ天井灯 IL60W ミニクリアン</p>  | <p>(カ) 1F通路灯 IL60Wx2 ミニクリアン</p>  | <p>(ヘ) 3Fロビー壁灯 IL75Wx1 ミニクリアン</p>  | <p>(チ) コーヒーショップ壁灯 IL100Wx1 ミニクリアン</p>  |
| <p>(ホ) エントランスホール トロフライ IL150Wx1 ノロゲンランプ MF230x1 (ランプ別産)</p>  | | <p>IL75Wx1 エ-ランプ(F)</p>  | | <p>(ト) エントランスホール壁灯 IL40Wx3 ミニクリアンランプ</p>  | | <p>IL250Wx1 ノロゲンランプ</p>  | |
| <p>IL150Wx1 ノロゲンランプ</p>  | | <p>(ル) 小ホールの天井内蔵 IL50Wx12 ミニクリアン IL75Wx24 ノロゲン</p>  | | <p>IL150Wx1 両口ノロゲンランプ</p>  | | <p>(チ) 特別会議室 FLR40Wx20 IL60Wx28</p>  | |

| | | | |
|------|-------------------|-----------|----------|
| 設計番号 | (仮称) 帯広市文化ホール新築工事 | | 縮尺 |
| 図面番号 | 照明器具型式図 | NO SCALE | |
| 製作日 | 62.4.12 | 石本・中原共同企画 | 量図 校正 製図 |